



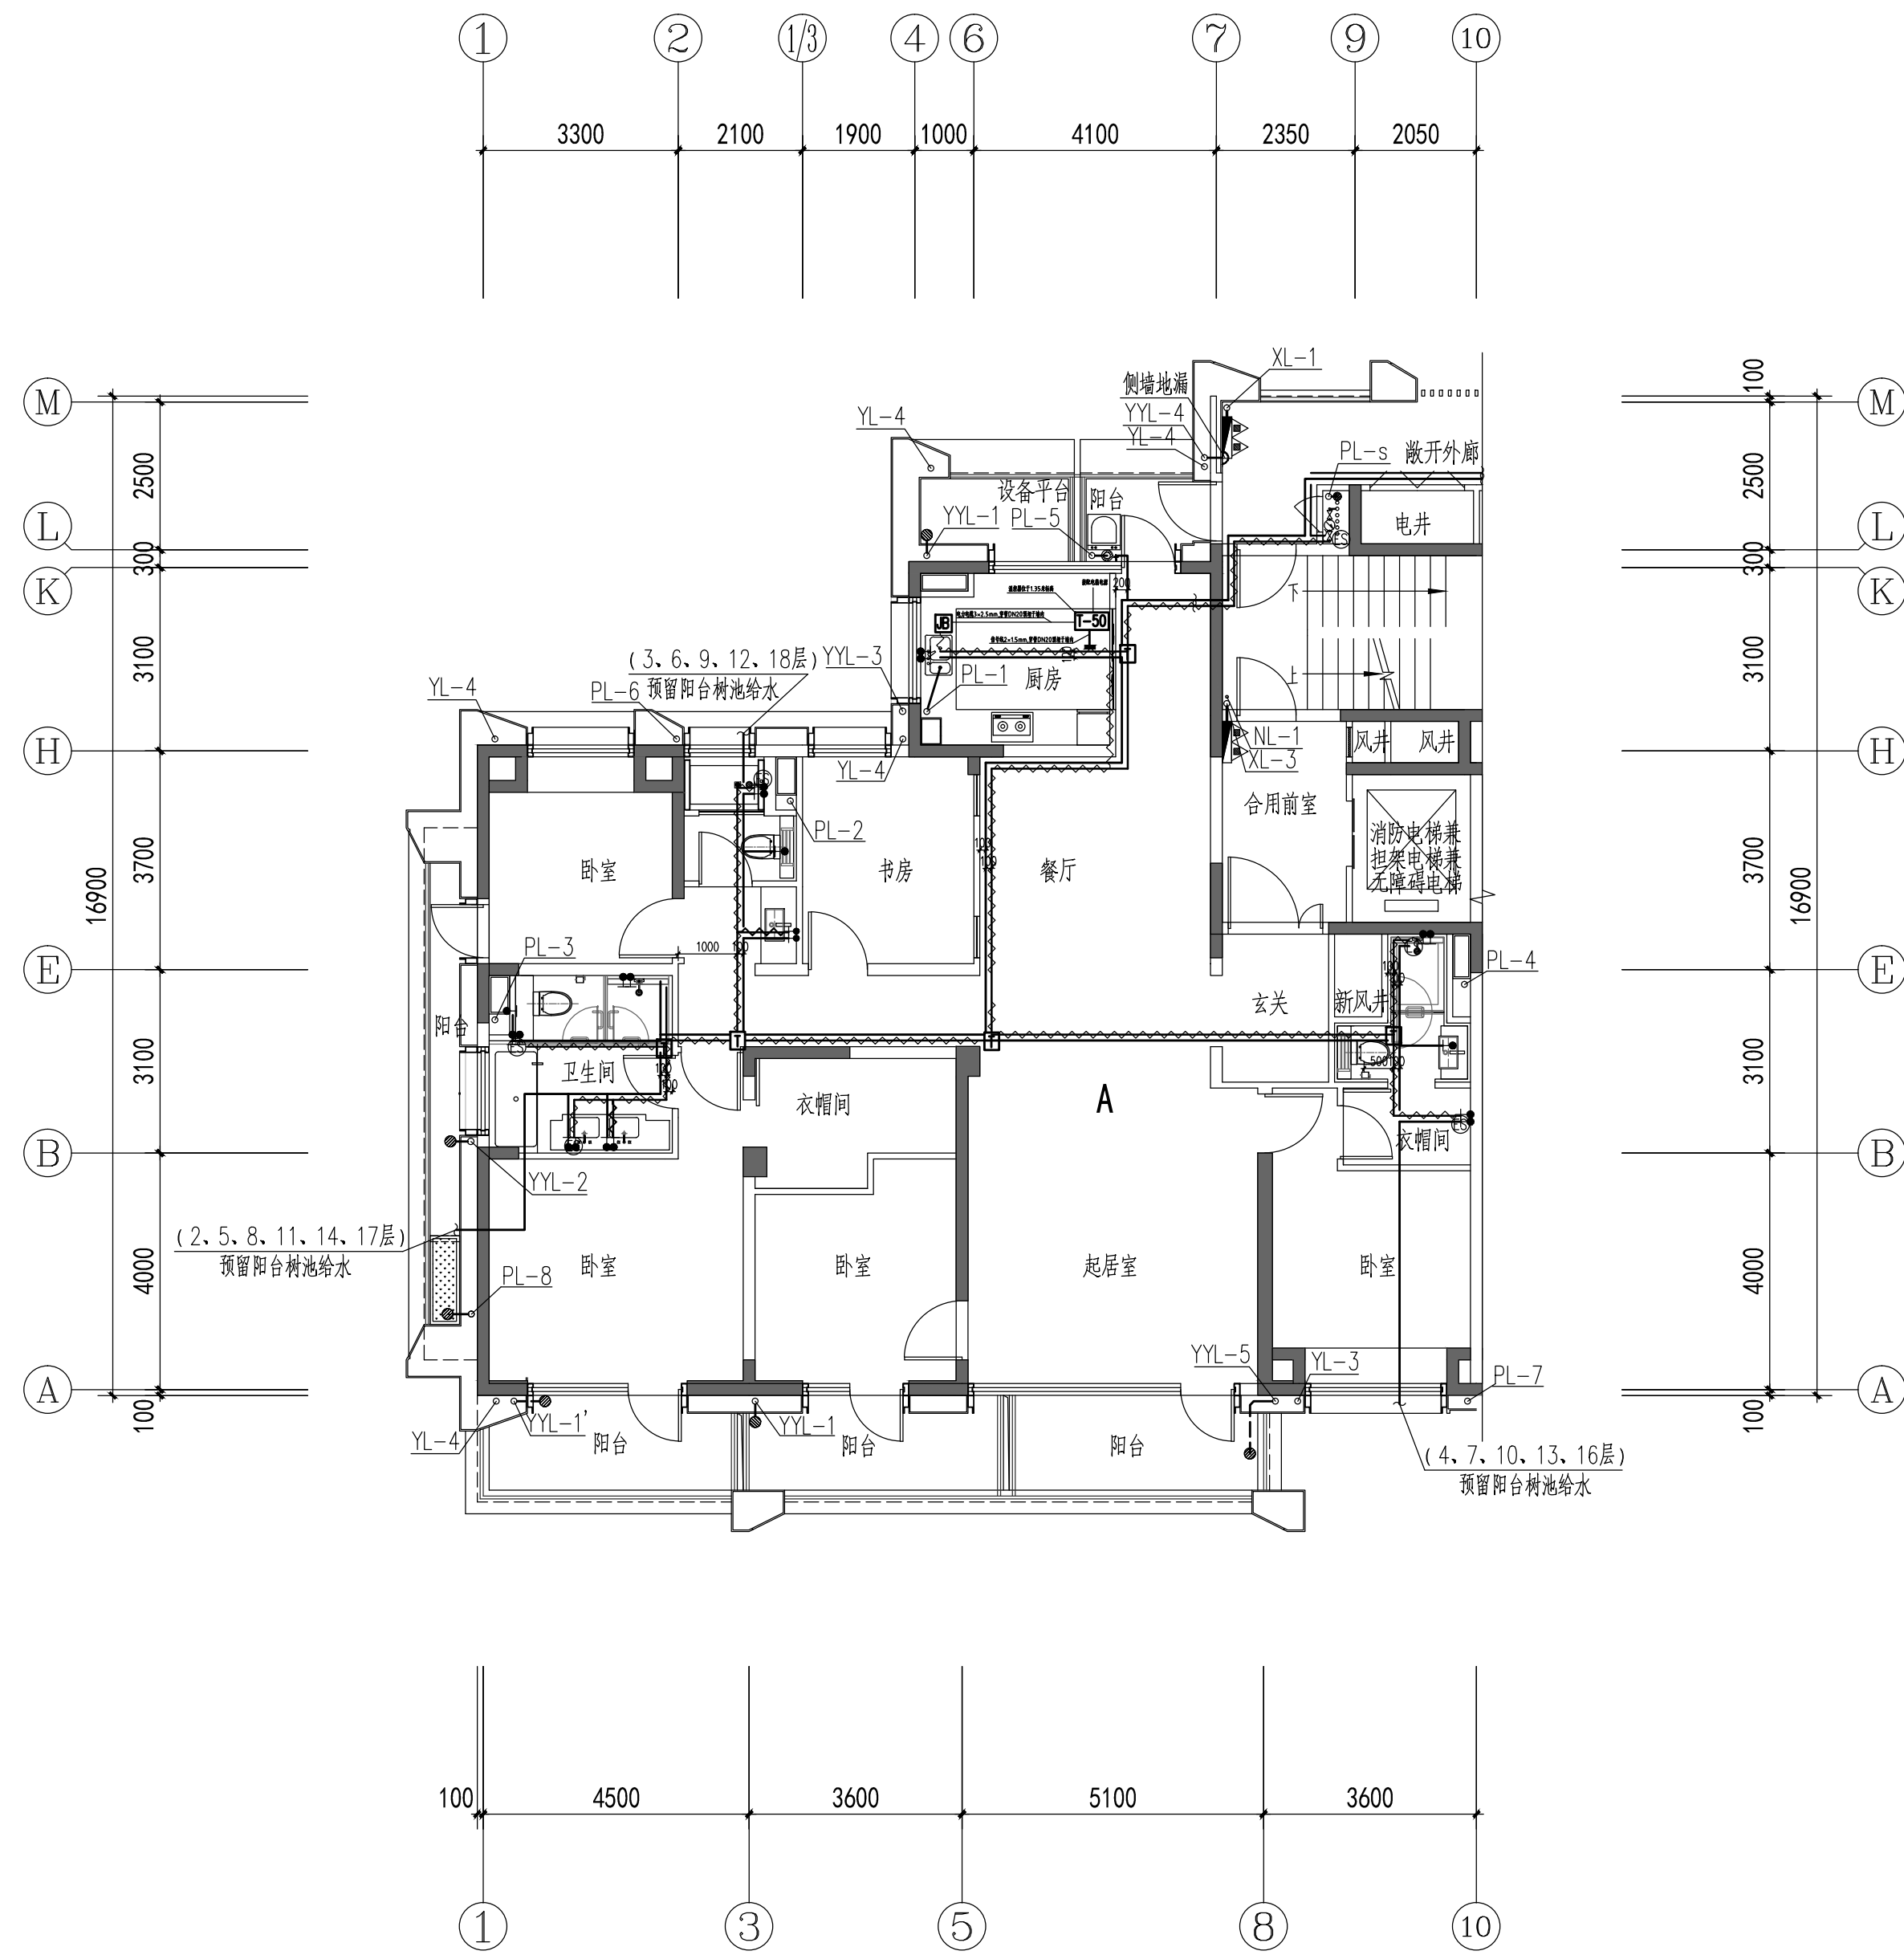



A户型户内给水大样图

注: 电伴热系统详见厂家深化图纸。

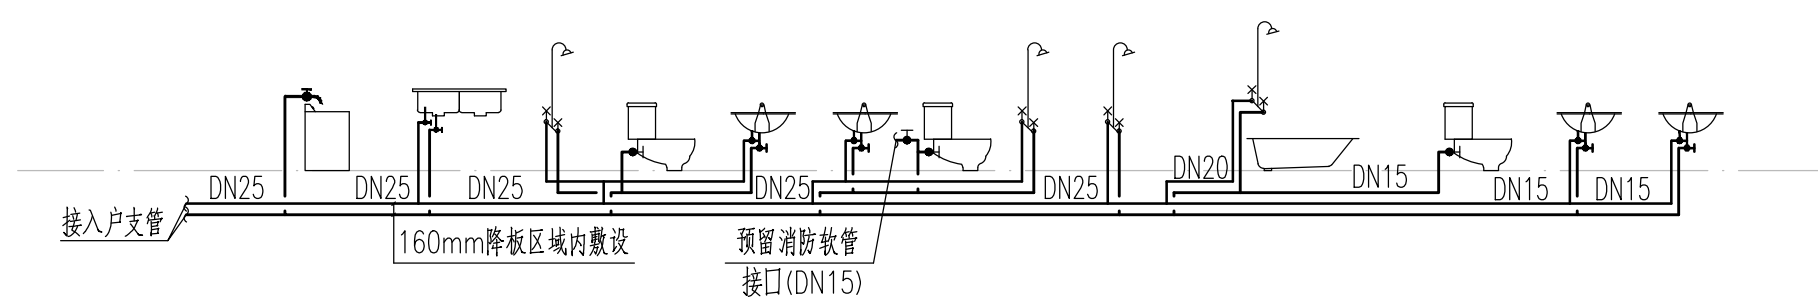

A户型户内给水系统图

注: 电伴热系统详见厂家深化图纸。

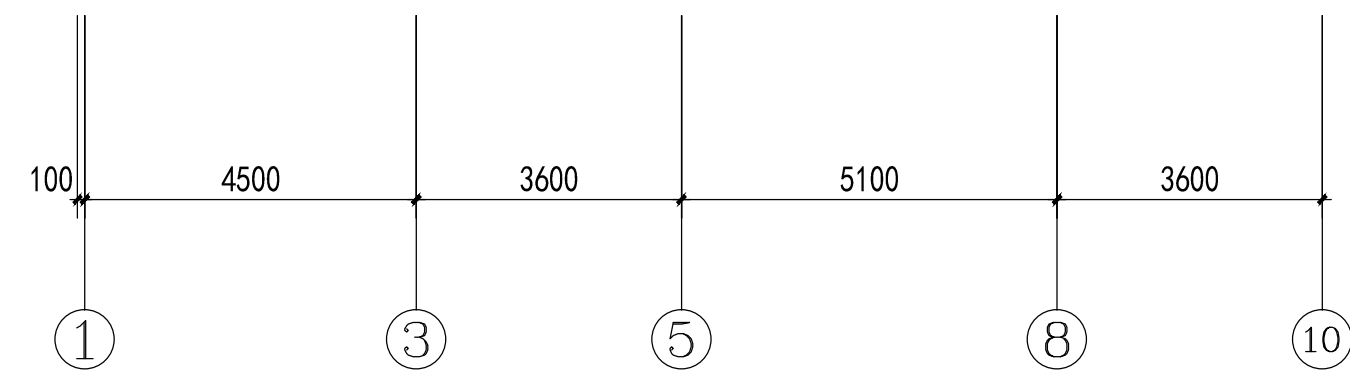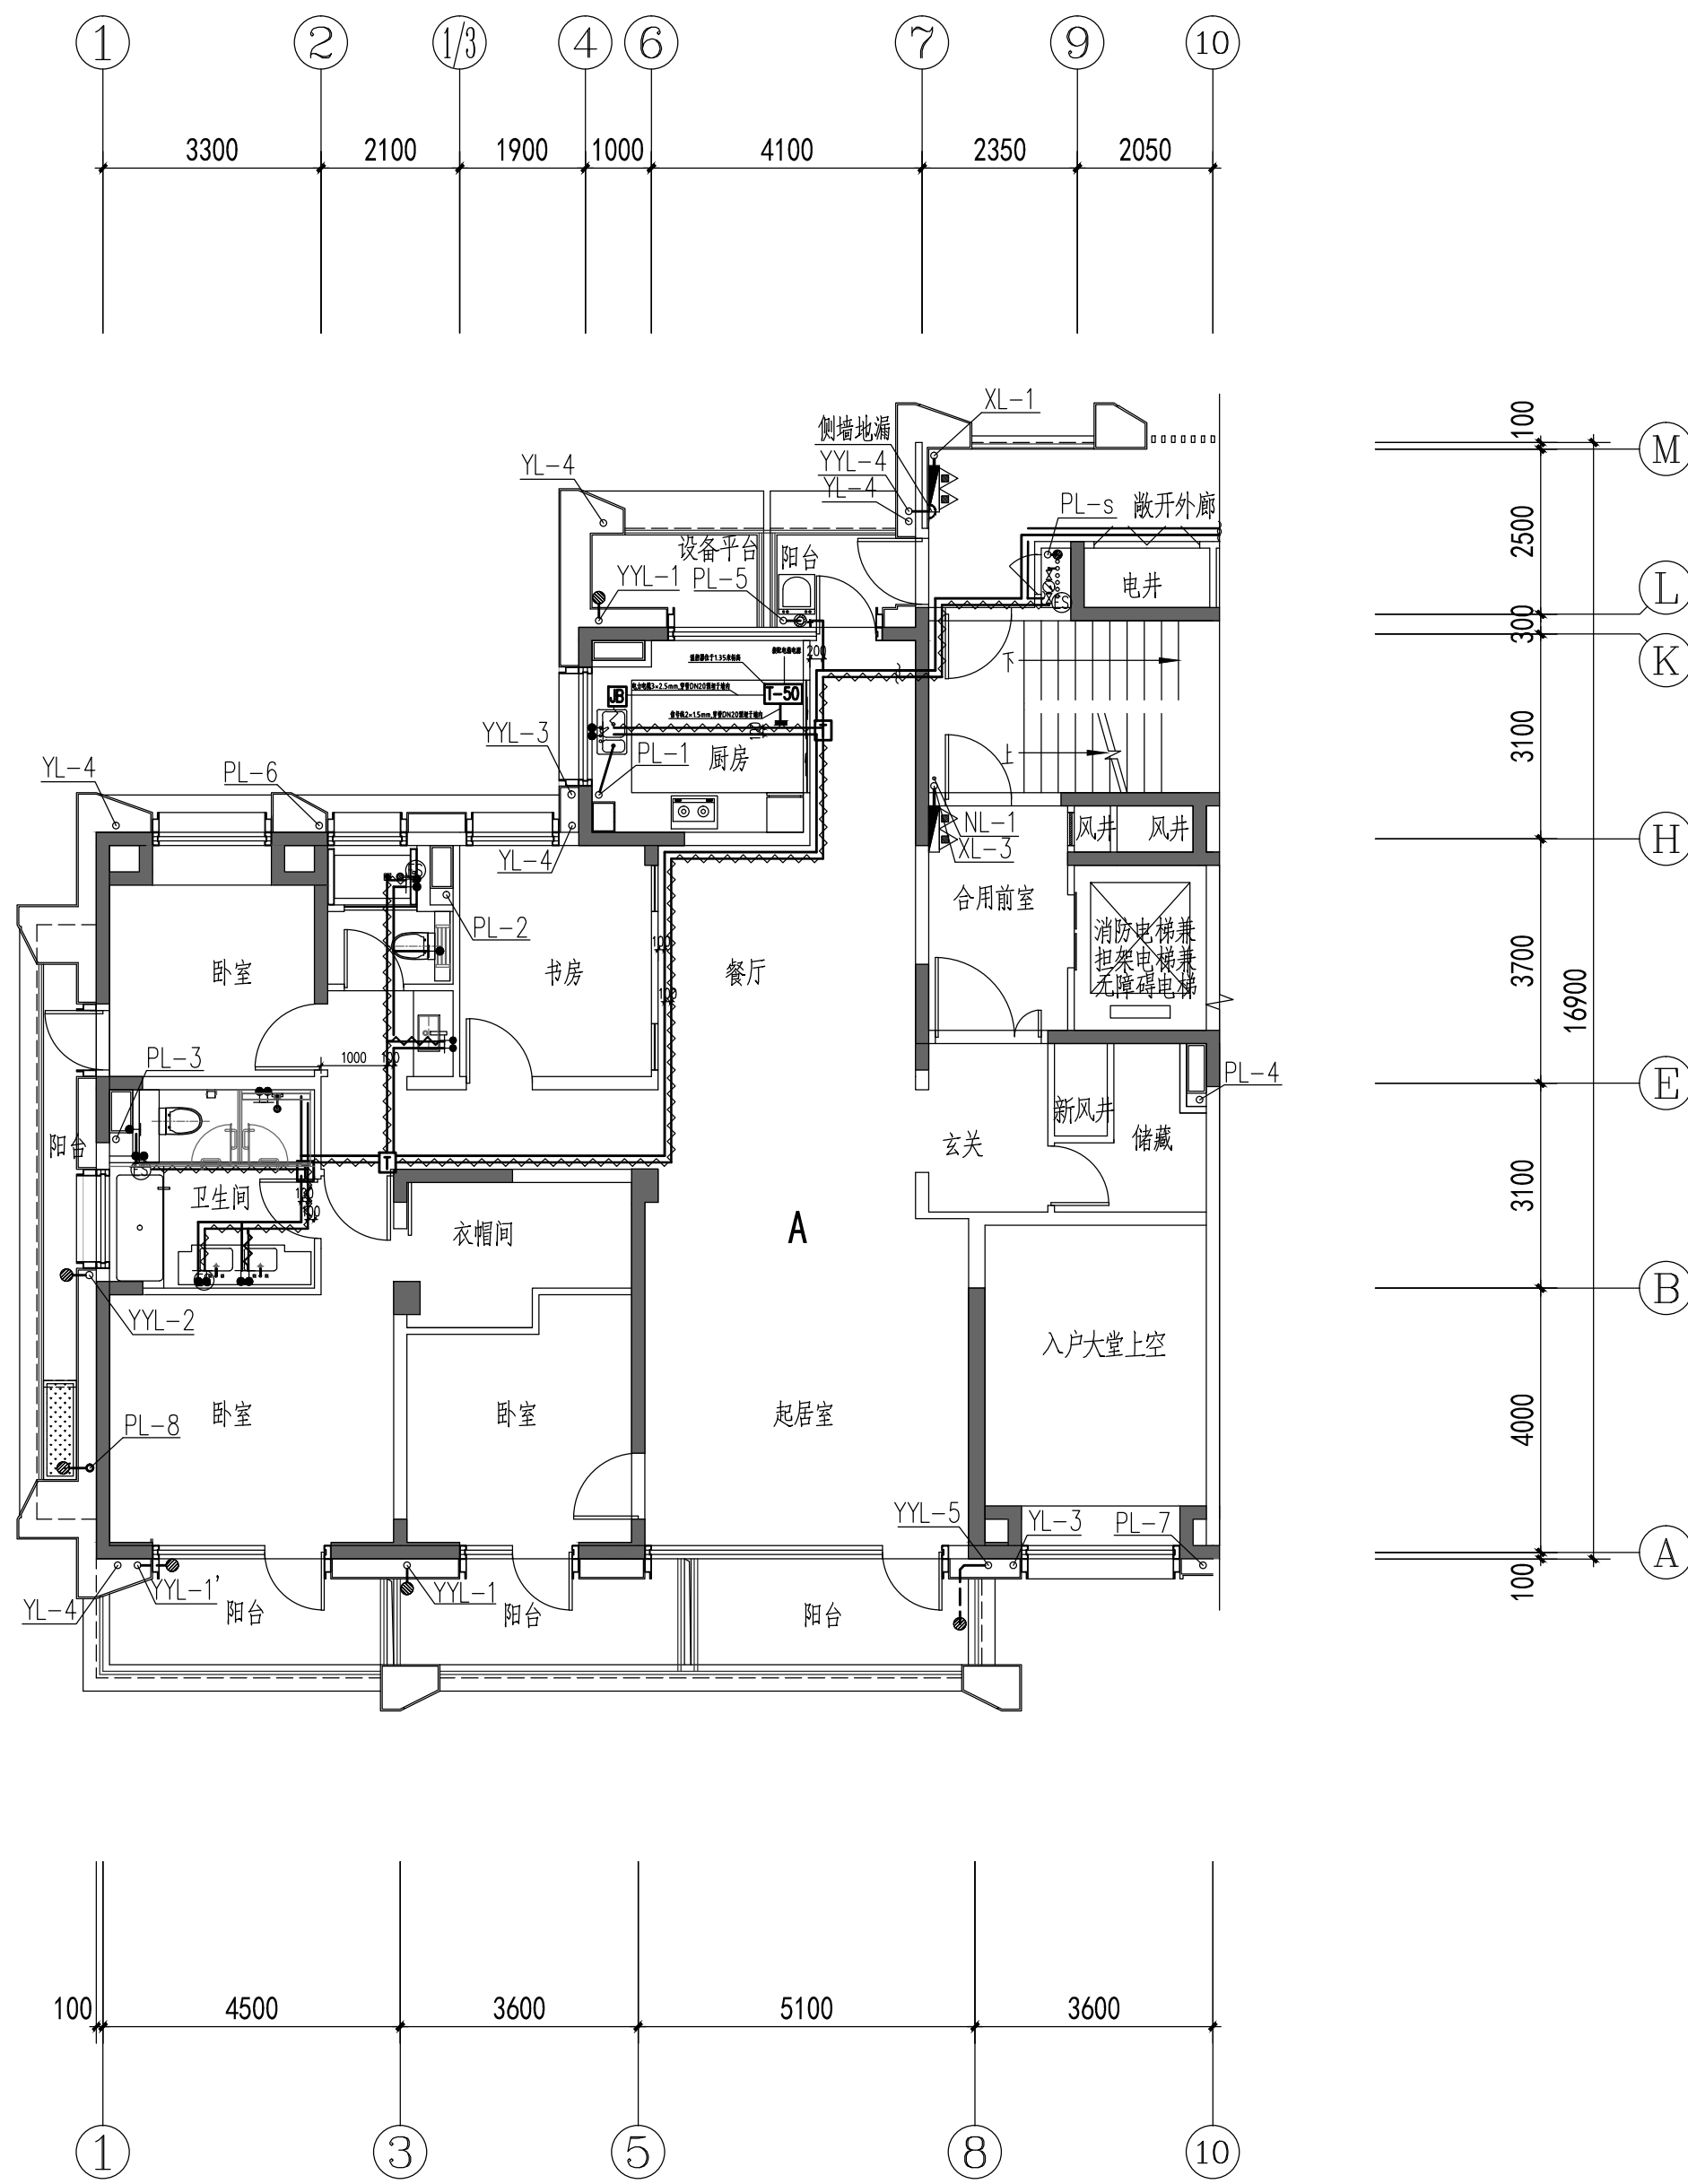上海建工G68项目  
设计确认章興華設計  
XINGHUA DESIGN南京兴华建筑设计研究院  
股份有限公司

|       |     |  |
|-------|-----|--|
| 批 准   | 陈卫新 |  |
| 审 核   | 向桥峰 |  |
| 复 核   | 吴湘云 |  |
| 工程负责人 | 马 强 |  |
| 专业负责人 | 吴湘云 |  |
| 设 计   | 顾 旭 |  |
| 制 图   | 顾 旭 |  |
| 会签栏   |     |  |
| 项目经理  | 贺时俊 |  |
| 建 筑   | 贺时俊 |  |
| 结 构   | 吴 涛 |  |
| 给排水   |     |  |
| 电 气   | 汤 涛 |  |
| 暖 通   | 许 霞 |  |
| 方案设计  | 孔云云 |  |
| 绿建配套  | 袁永佳 |  |

建设单位 CLIENT

南京奥益房地产开发有限公司

项目名称 PROJECT TITLE

NO. 2015G68上海建工项目

子项名称 SUB-PRO TITLE

A地块01栋

图 名 DWG TITLE

A户型户内给水大样图

A户型户内给水系统图

|             |   |                 |            |
|-------------|---|-----------------|------------|
| 版本号<br>REV. | C | 图纸编号<br>DWG NO. | 水施 -11     |
|             |   | 日期<br>DATE.     | 2017.11.23 |